

Mapa sytuacyjno-wysokościowa d/c projektowych
skala 1: 500

Gmina Brusy
Ob Brusy
ul Dworcowa 18
dz 477

1 osnowa układ państwowy 2000, poziom odniesienia Kronsztadt
2 wykonano na podstawie mapy: numerycznej
3 granice działek z GDiB

Nie wyklucza się istnienia w terenie
urządzeń podziemnych, dla których
brak informacji branżowych i nie zostały
odnotowane w terenie w czasie wykony-
wania pomiaru.

KERG 2250/13
Ks Rob 388/13

1:500

SYMBOL	ELEMENTY ISTNIEJĄCE
	ISTNIEJĄCY BUDYNEK. OBIEKTY NINIJSZYN OPRACOWANIEM ZLOKALIZOWANY NA DZIAŁCE NR 477 SKŁADAJĄC SIĘ Z: – S1 – SEGMENT PIĘRWSZY – S2 – SEGMENT DRUGI – S3 – SEGMENT TRZECI – S4 – SEGMENT CZWARTY
	BUDYNEK ADMINISTRACJI PUBLICZNEJ ZLOKALIZOWANY NA DZIAŁCE NR 477 (SIEDZIBA URZĘDU MIEJSKIEGO W BRUSACH) PO ZA ZAKRESEM NINIJSZEGO OPRACOWANIA
	ISTNIEJĄCE BUDYNKI NA DZIAŁKACH SĄSIEDNIACH
	WODA
	SIEĆ TELEINFORMATYCZNA
	ENERGIA
	KANALIZACJA SANITARNA
	KANALIZACJA DESZCZOWA ISTNIEJĄCA

OŚWIADCZAM, ŻE NINIJSZY PROJEKT ZAGOSPODAROWANIA TERENU OPRACOWANO METODĄ ELEKTRONICZNĄ NA BAZIE MAPY SYTUACYJNO-WYSOKOŚCIOWEJ, KTÓRA JEST ZGODNA Z ORYGINAŁEM PRZEJĘTYM DO ZASOBU POWIATOWEGO OŚRODKA DOKUMENTACJI GEODEZYJNEJ I KARTOGRAFICZNEJ W CHOJNICACH POD NR 2250/13

mgr inż. arch. WIESŁAW REDZIMSKI

planer Autorska Pracownia Architektury Wiesław Redzinski

ul.Mickiewicza 9, 80-425 Gdańsk, tel/fax: 058 520 45 71, kom. 0 602 128 054
planer@planer.com.pl, www.planer.com.pl

Nazwa obiektu budowlanego

Przedmiot opracowania

PRZEBUDOWA I ROZBUDOWA
BUDYNKU CENTRUM KULTURY I
BIBLIOTEKI im. JANA
KARNOWSKIEGO W BRUSACH

PROJEKT ZAGOSPODAROWANIA
TERENU

Adres obiektu budowlanego

Etap opracowania

U.L. DWORCOWA 18,
89-632 BRUSY, DZIAŁKA NR 477

PROJEKT WYKONAWCZY

Investor

Przedmiot rysunku

CENTRUM KULTURY I BIBLIOTEKI
im. JANA KARNOWSKIEGO W
BRUSACH

ZAGOSPODAROWANIE TERENU

U.L. DWORCOWA 18, 89-632 BRUSY

Numer rysunku

Numer projektu

Skala rysunku

Numer rysunku

PZT-01

Projektant architektury


mgr inż. WIESŁAW REDZIMSKI

upr.bud. KH-7342-10398 spec. architektura

Projektant branży instalacyjno-technicznej

mgr inż. KRZYSZTOF KOKOSZCZYŃSKI

upr.bud. PKM05050A/POCS12 spec. inst. sanit.

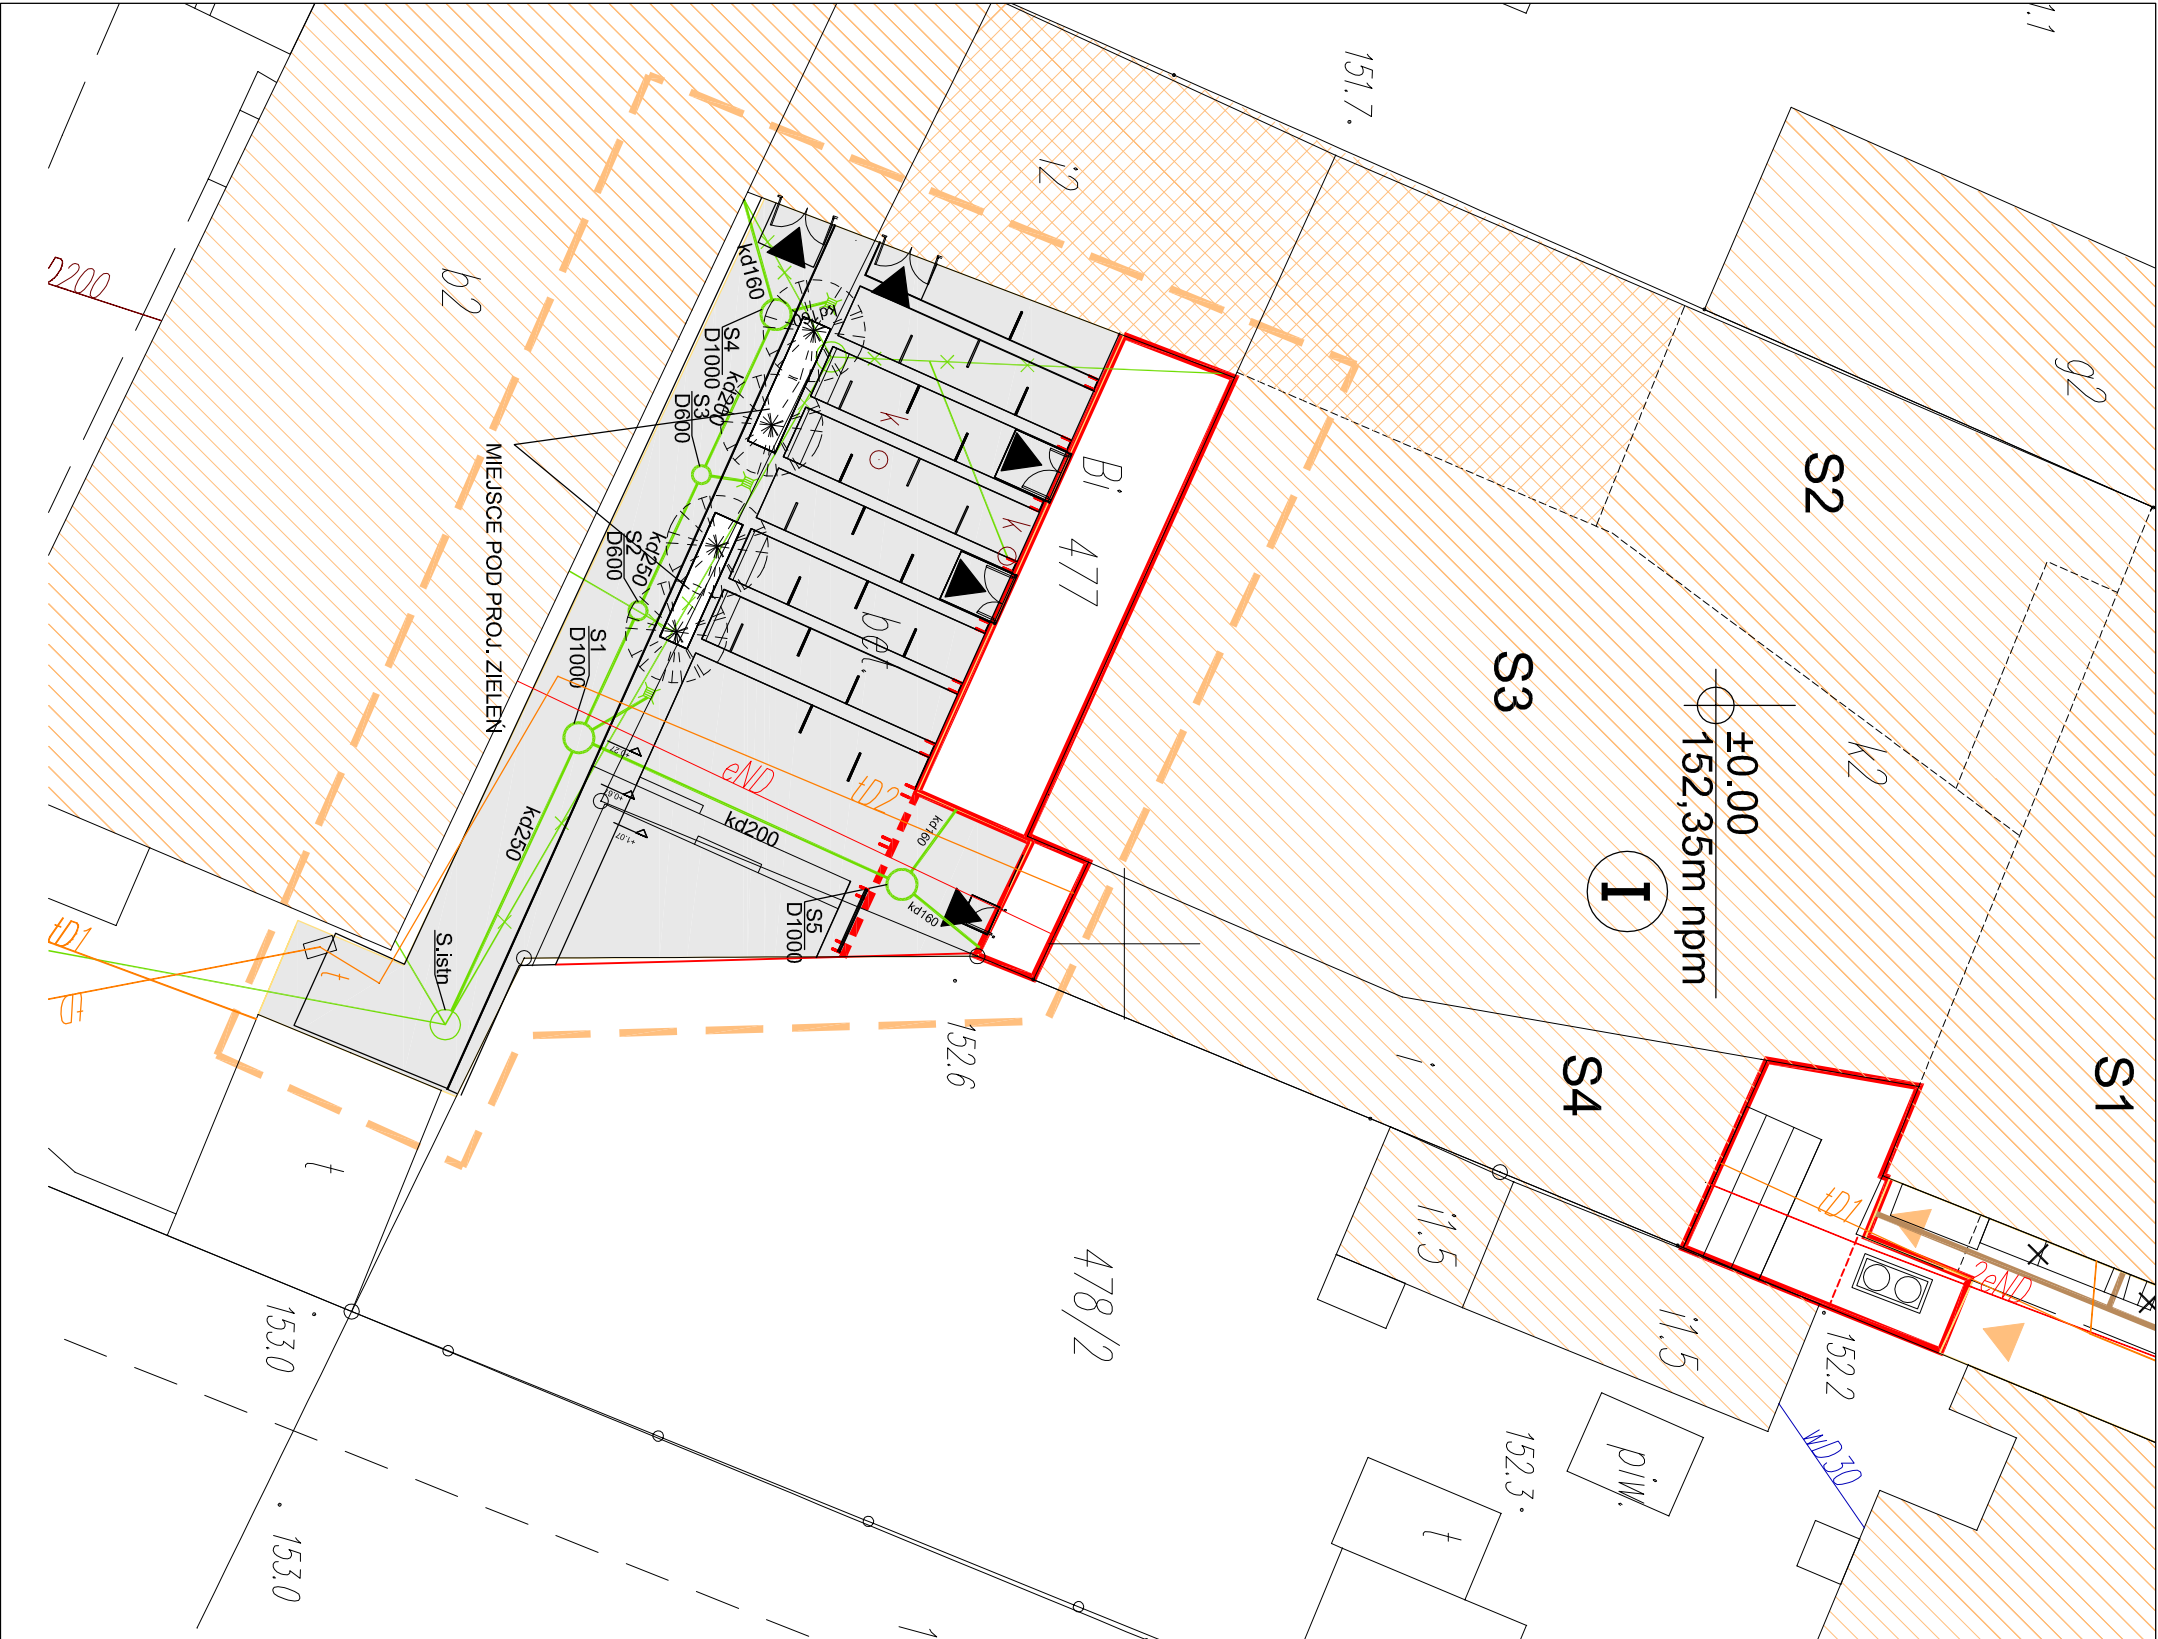

SYMBOL	ELEMENTY PROJEKTOWANE
	ZAKRES OPRACOWANIA (DZIAŁKA NR 477)
	PROJEKTOWANA ROZBUDOWA
	PRZEBUDOWA CZĘŚCI ISTNIEJĄCEGO BUDYNKU
	MIEJSCE NA POJEMNIKI NA ŚMIECI W WYDZIELONYM POMIESZCZENIU W BUDYNKU
	POCHYLNIA O NACHYLENIU 6% PRZED WEJŚCIEM GŁÓWNYM DO BUDYNKU
	ELEMENTY DO ROZBÍGRKI
	WEJŚCIE DO BUDYNKU
	PROJEKTOWANE INSTALACJE ZEWNĘTRZNE
	KANALIZACJA DESZCZOWA PROJEKTOWANA
	STUDNIA PROJEKTOWANA ŻELBETOWA
	WPUSZ DROGOWY PROJEKTOWANY WEDŁUG III ETAPU
	PROJEKTOWANA PODBUDOWA